



汤沟医院综合楼检验科装饰工程 设计图纸

专业	Profession	签名	Signature	专业	Profession	签名	Signature
建筑	Construction			电气	Electrical		
结构	Structure			暖通	HVAC		
给排水	Drainage			动力	Power		

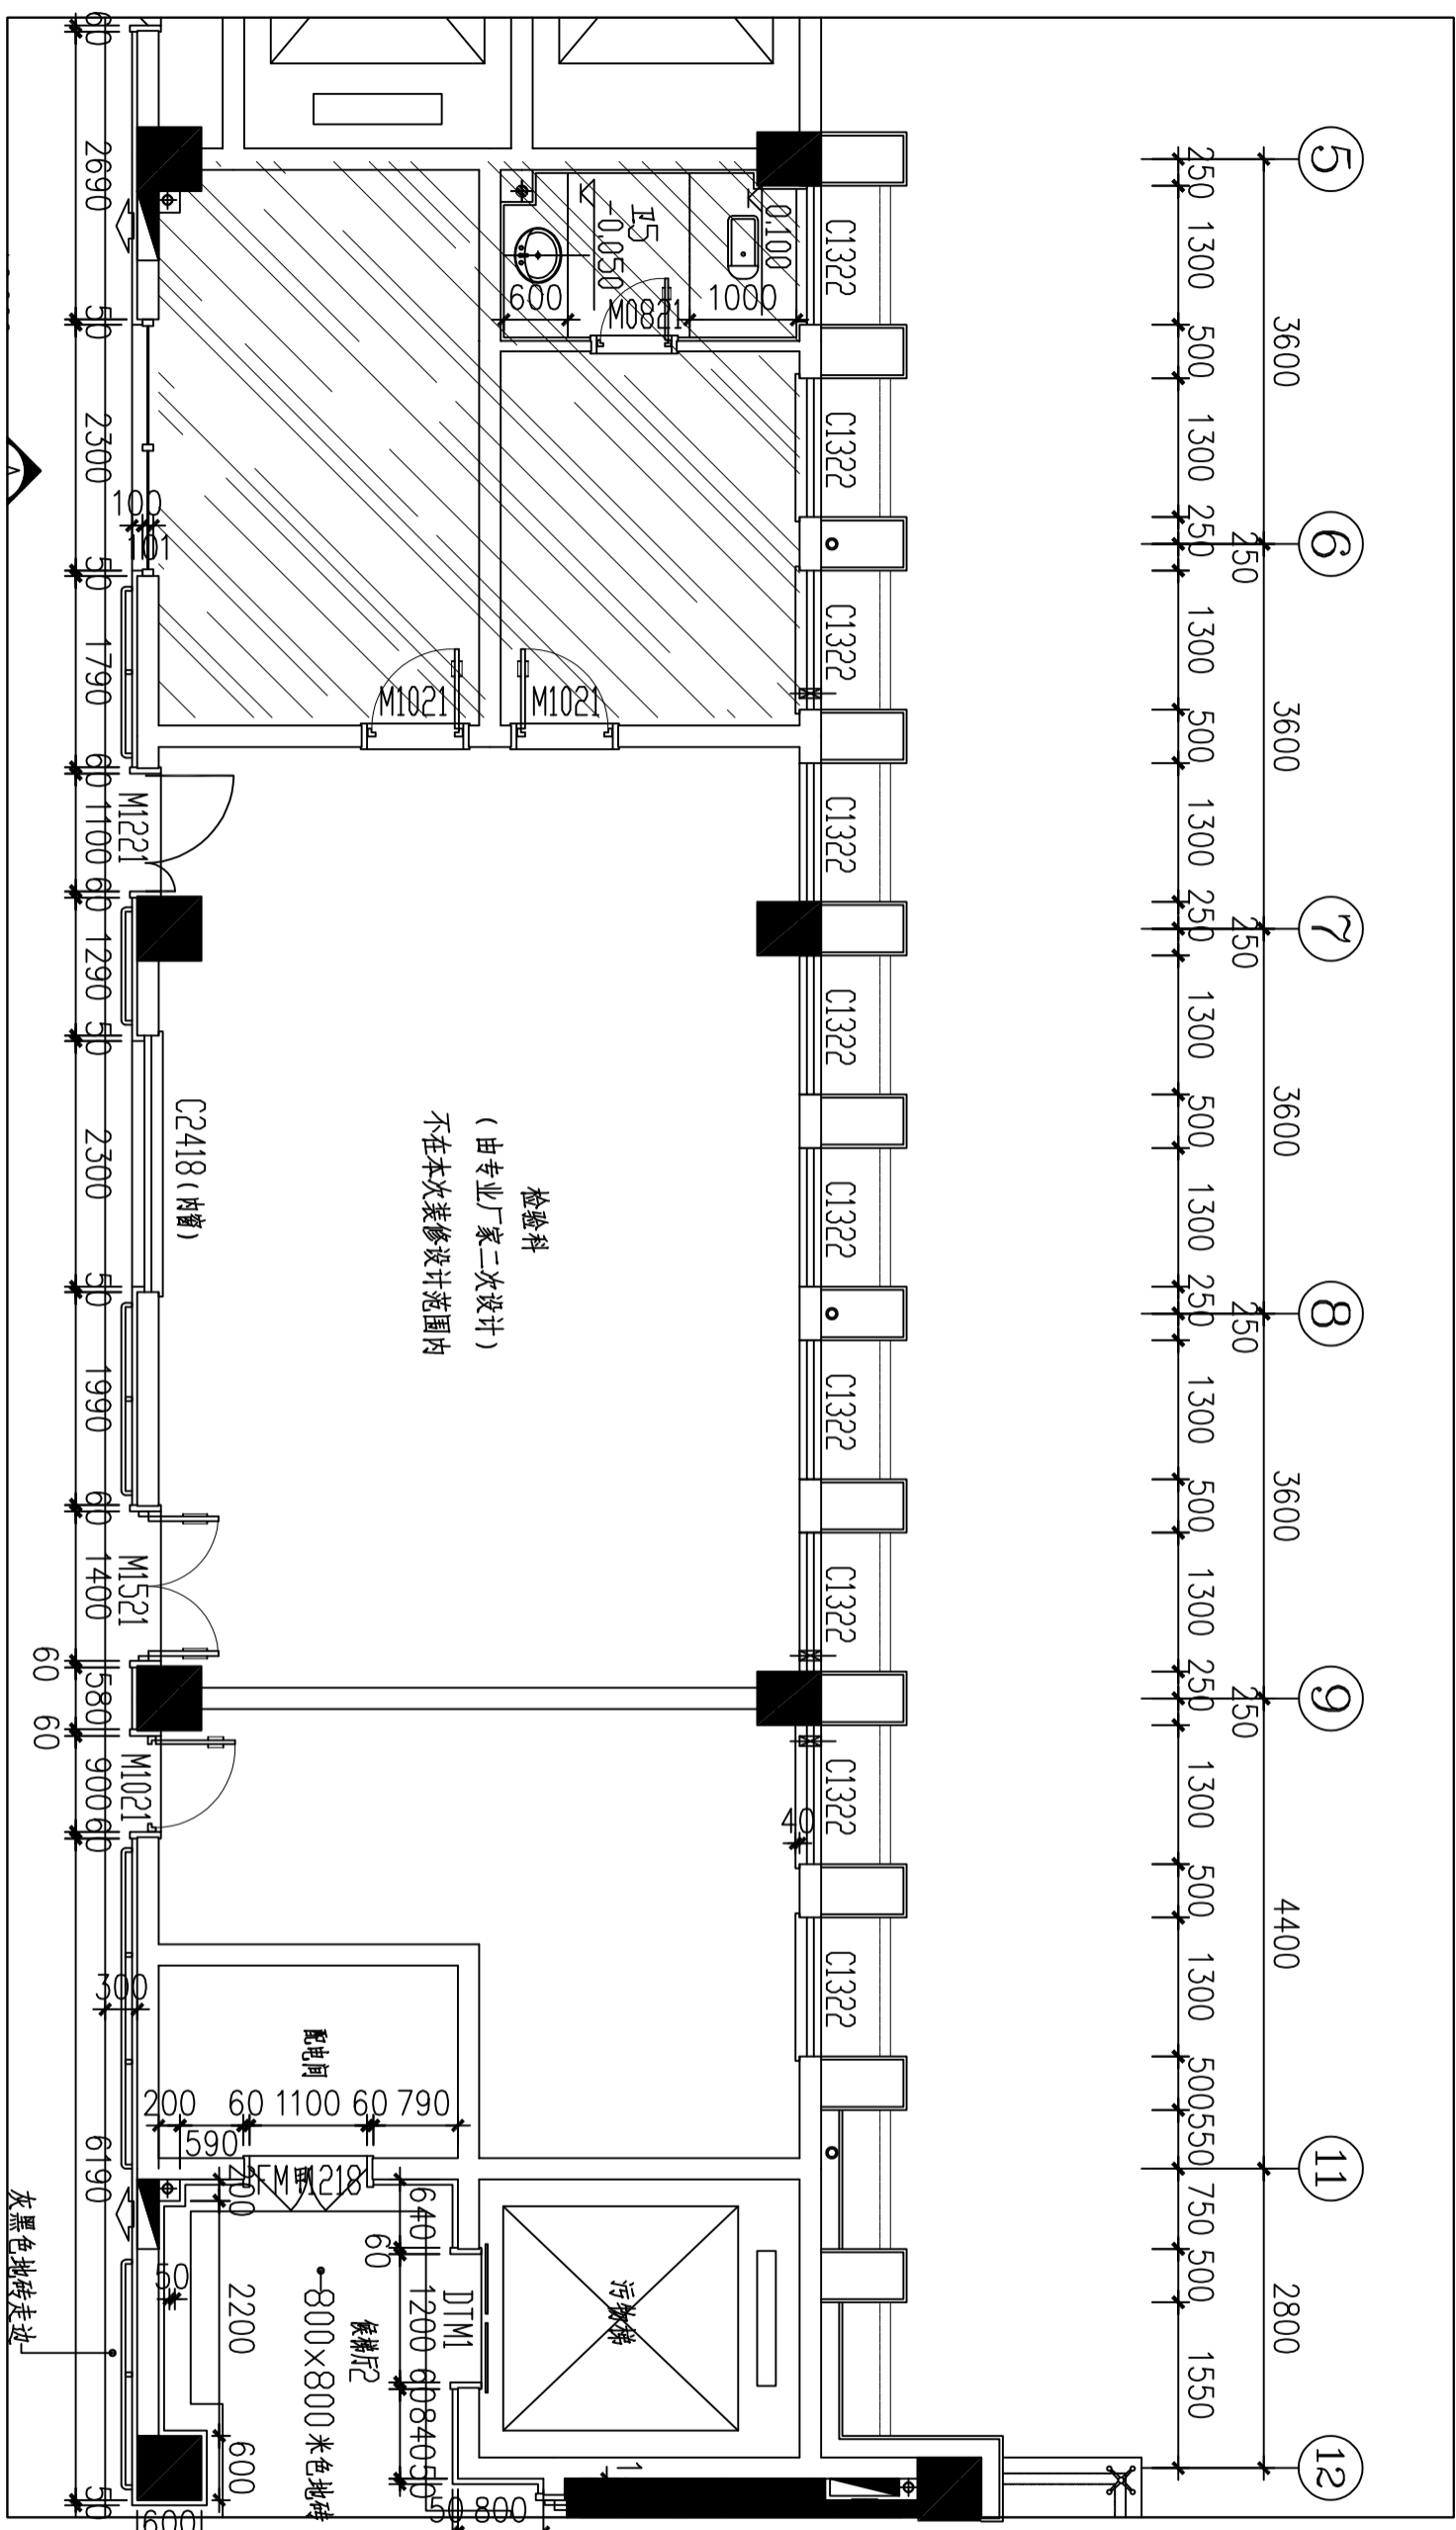

原始结构平面图

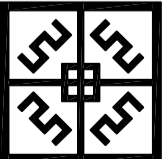

中盛弘宇建设科技有限公司
Zhongsheng Hongyu Construction Technology Co., Ltd.

工程设计资质证书编号
 建筑甲级: A113007169
 园林甲级: A113007169
 规划乙级: A213007166
 市政乙级: A213007166
 人防乙级: A213007166

备注 NOTE
 *本图经施工、图审、勘察、设计、监理单位盖章后方可用于施工。
 版权属中盛弘宇建设科技有限公司所有，未经许可，不得私自使用、更改、复制或传播。
 This drawing can only be used for construction after being examined and approved by Drawing Approval Unit & Fire Control Committee. The copyright belongs to Zhongsheng Hongyu Construction Technology Co., Ltd. Without written permission, it is prohibited to use, change or copy the drawing for other purposes.
 合作设计单位 ON-DRAWING WITH

说明 EXPLAIN

审定	何培君	何培君
审核	陈焱	陈焱
项目负责人	宋志荣	宋志荣
专业负责人	宋志荣	宋志荣
设计	陈焱	陈焱
设计	庞昱	庞昱

建设单位 CONSTRUCTION
 汤沟医院

工程名称 PROJECT
 汤沟医院检验科装饰工程


子项名称 SUB PROJECT

图纸名称 DRAWING TITLE
 原始结构图


工程编号 JOB NO.	阶段 STAGE	比例 SCALE	日期 DATE	专业 DISCIPLINE	图号 Dwg. No.	版本号 VERSION NUMBER
	施工图	1:100	2022.07	建筑	P001	A

签字齐全 盖章有效

专业	Profession	签名	Signature	专业	Profession	签名	Signature
建筑	Construction			电气	Electrical		
结构	Structure			暖通	HVAC		
给排水	Drainage			动力	Power		

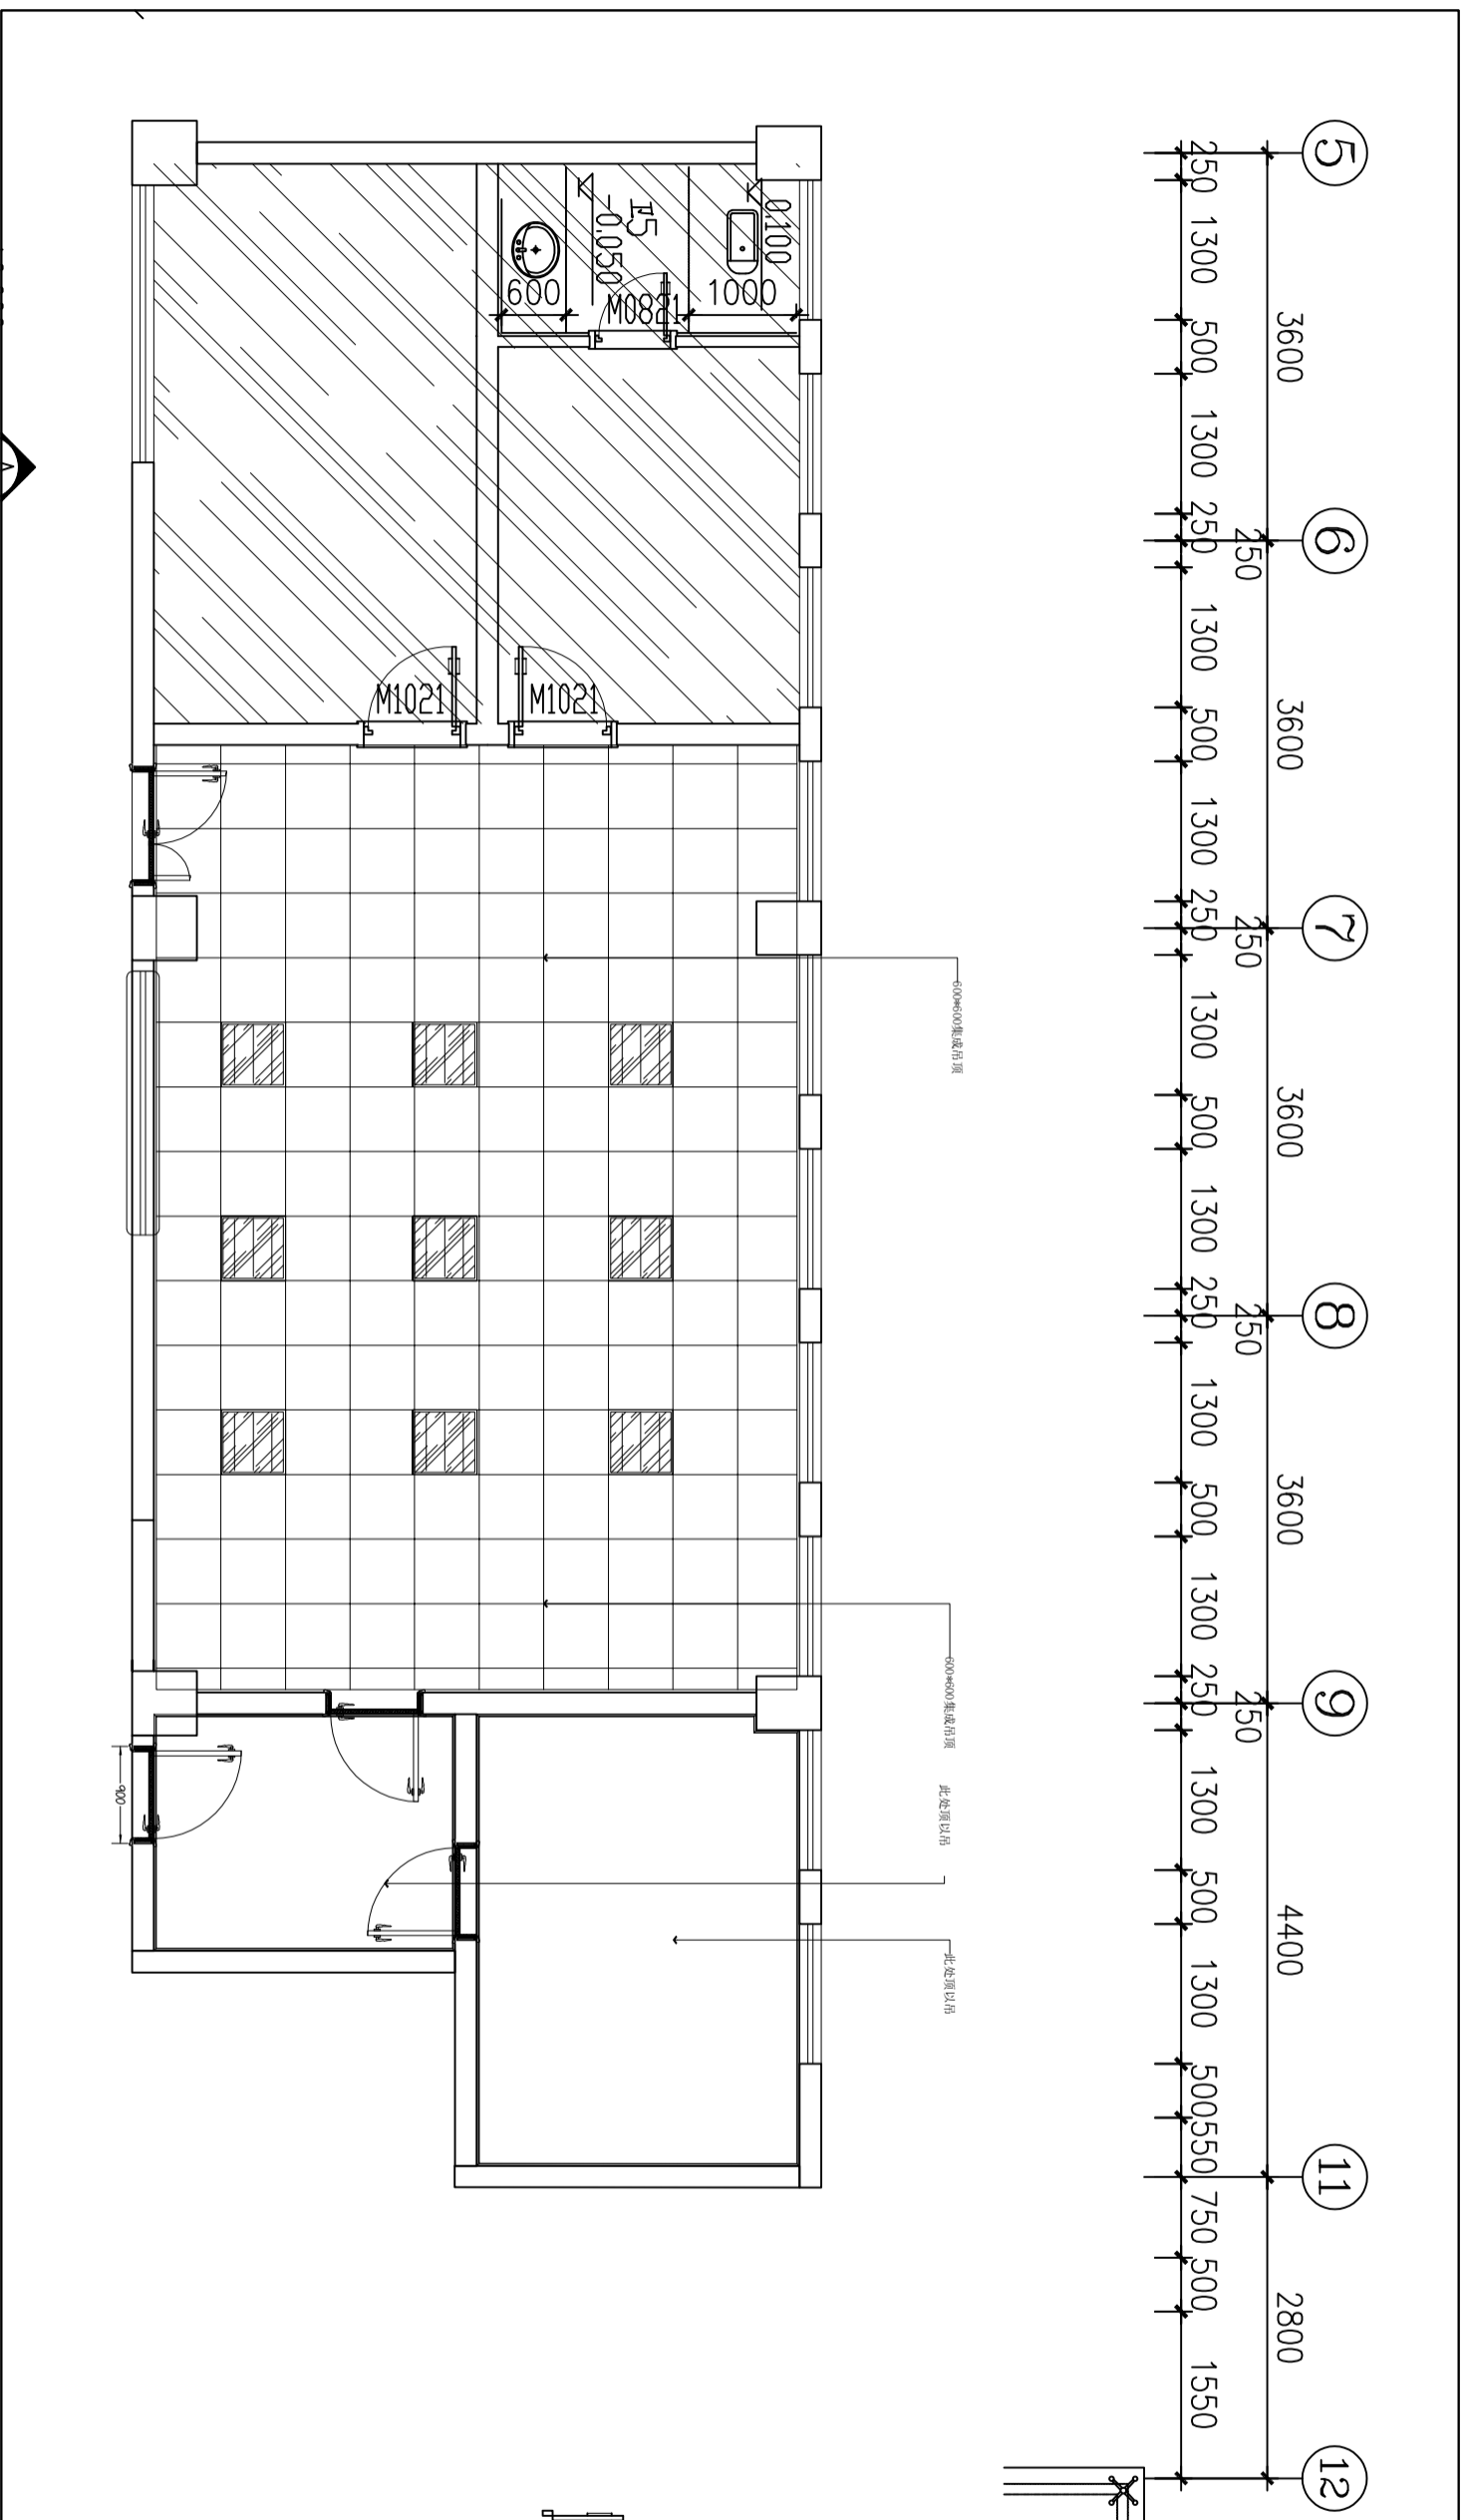

天花布置图

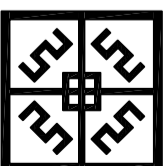

中盛弘宇建设科技有限公司
Zhongsheng Hongyu Construction Technology Co., Ltd.

工程设计资质证书编号
 建筑甲级: A113007169
 园林甲级: A113007169
 规划乙级: 城规142010
 市政乙级: A213007166
 人防乙级: A213007166

备注 NOTE
 *本图经施工、图审、消防、人防等部门审查合格方可用于施工。
 版权属中盛弘宇建设科技有限公司所有, 未经许可, 不得私自使用、更改、复制或传播。
 This drawing can only be used for construction after being examined and approved by Drawing Approval Unit & Fire Control Committee. The copyright belongs to Zhongsheng Hongyu Construction Technology Co., Ltd. Without written permission, it is prohibited to use, change or copy the drawing for other purposes.
 合作设计单位 ON-DRAWING WITH


审核	何培君	何培君
审核	陈焜	陈焜
项目负责人	宋志荣	宋志荣
专业负责人	宋志荣	宋志荣
校核	陈焜	陈焜
设计	庞昊	庞昊
设计单位	汤沟医院	

工程名称 PROJECT
 汤沟医院检验科装饰工程
 子项名称 SUB PROJECT


图纸名称 DRAWING TITLE
 天花布置图

工程编号	专业	建筑
阶段	施工图	
比例	1:100	
日期	2022.07	
图号	版本号	A
图号	版本号	A

专业	Profession	签名	Signature	专业	Profession	签名	Signature
建筑	Construction			电气	Electrical		
结构	Structure			暖通	HVAC		
给排水	Drainage			动力	Power		

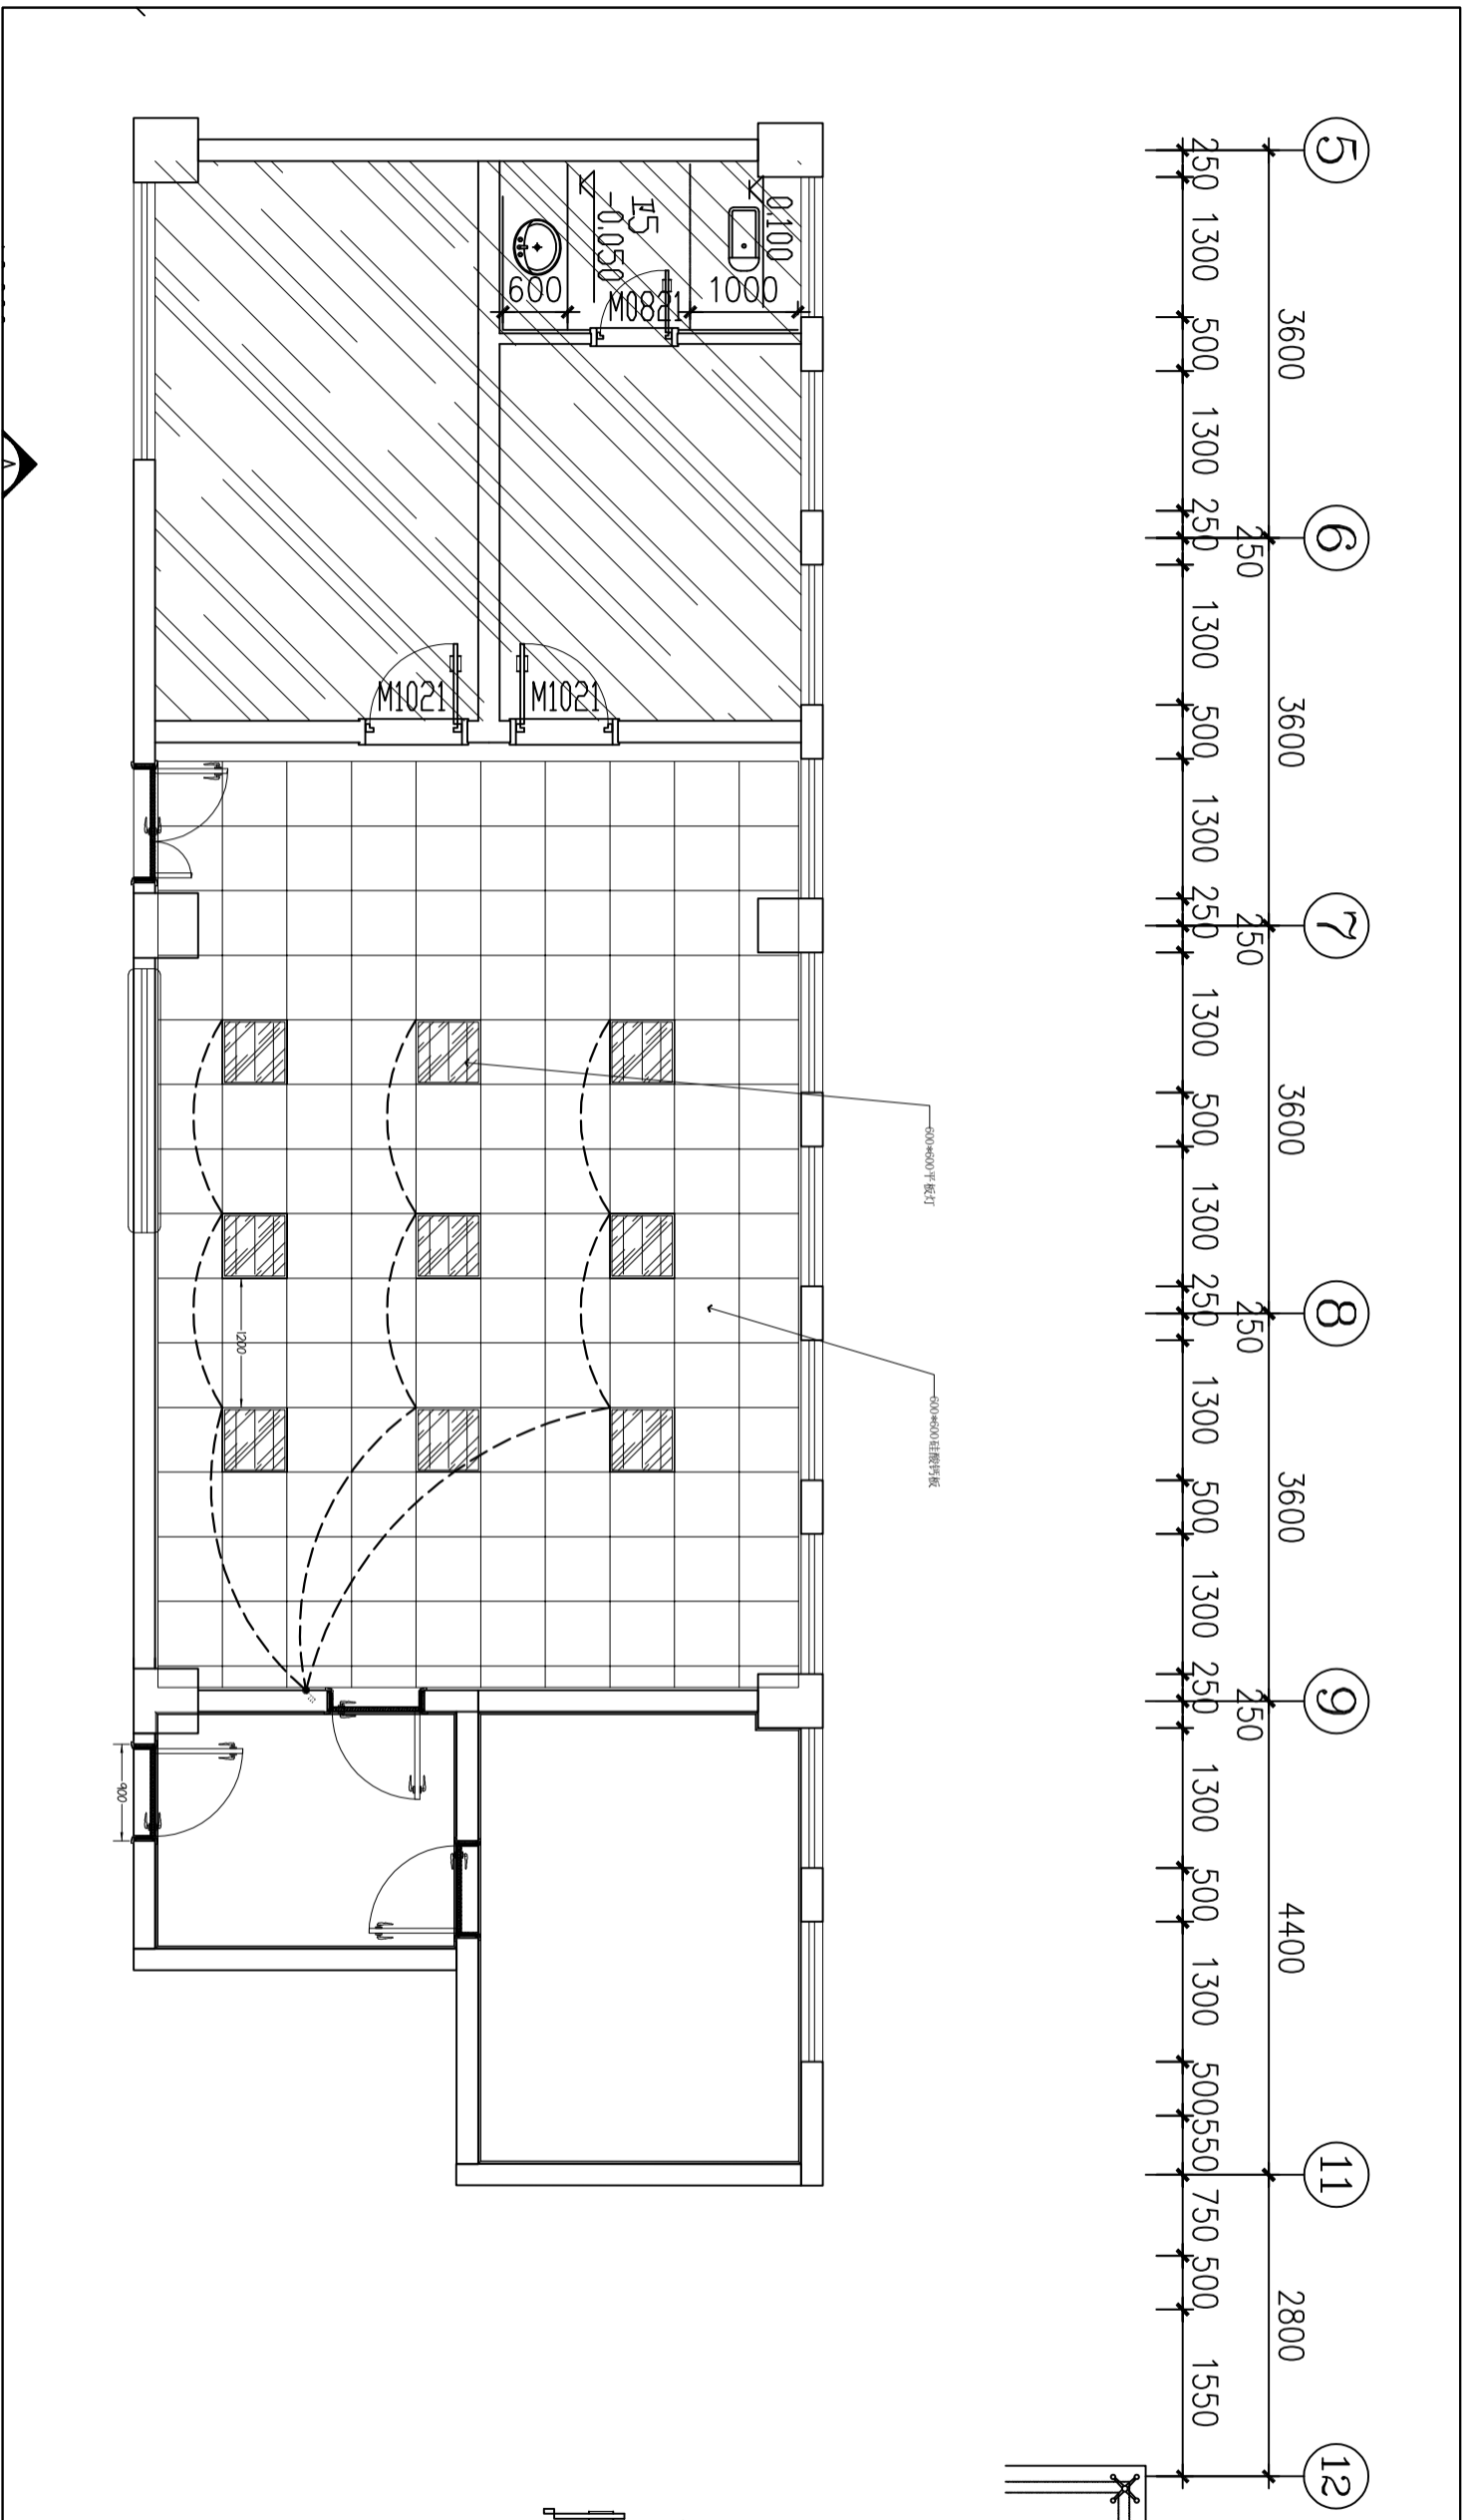

开关定位图

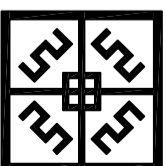

中盛弘宇建设科技有限公司
Zhongsheng Hongyu Construction Technology Co., Ltd.

工程设计资质证书编号
 建筑甲级: A113007169
 园林甲级: A113007169
 规划乙级: 城规142010
 市政乙级: A213007166
 人防乙级: A213007166

备注 NOTE
 *本图仅供施工、图审、消防、人防等部门审查使用，不得用于其他用途。
 版权属中盛弘宇建设科技有限公司所有，未经许可，不得复制或传播。
 This drawing can only be used for construction after being examined and approved by Drawing Appraisal Unit & Fire Control Committee. The copyright belongs to Zhongsheng Hongyu Construction Technology Co., Ltd. Without written permission, it is prohibited to use, change or copy the drawing for other purposes.
 合作设计单位 ON-DRAWING WITH

说明 EXPLAIN


审定	何培君	何培君
审核	陈焜	陈焜
项目负责人	宋志荣	宋志荣
专业负责人	宋志荣	宋志荣
校核	陈焜	陈焜
设计	庞昱	庞昱
设计单位	汤沟医院	

工程名称 PROJECT
 汤沟医院检验科装饰工程
 子项名称 SUB PROJECT


图纸名称 DRAWING TITLE
 开关定位图

工程编号	LIB NO.	专业	建筑
阶段	施工图	图号	P006
比例	1:100	版本号	A
日期	2022.07	版本	

专业	Profession	签名	Signature	专业	Profession	签名	Signature
建筑	Construction			电气	Electrical		
结构	Structure			暖通	HVAC		
给排水	Drainage			动力	Power		

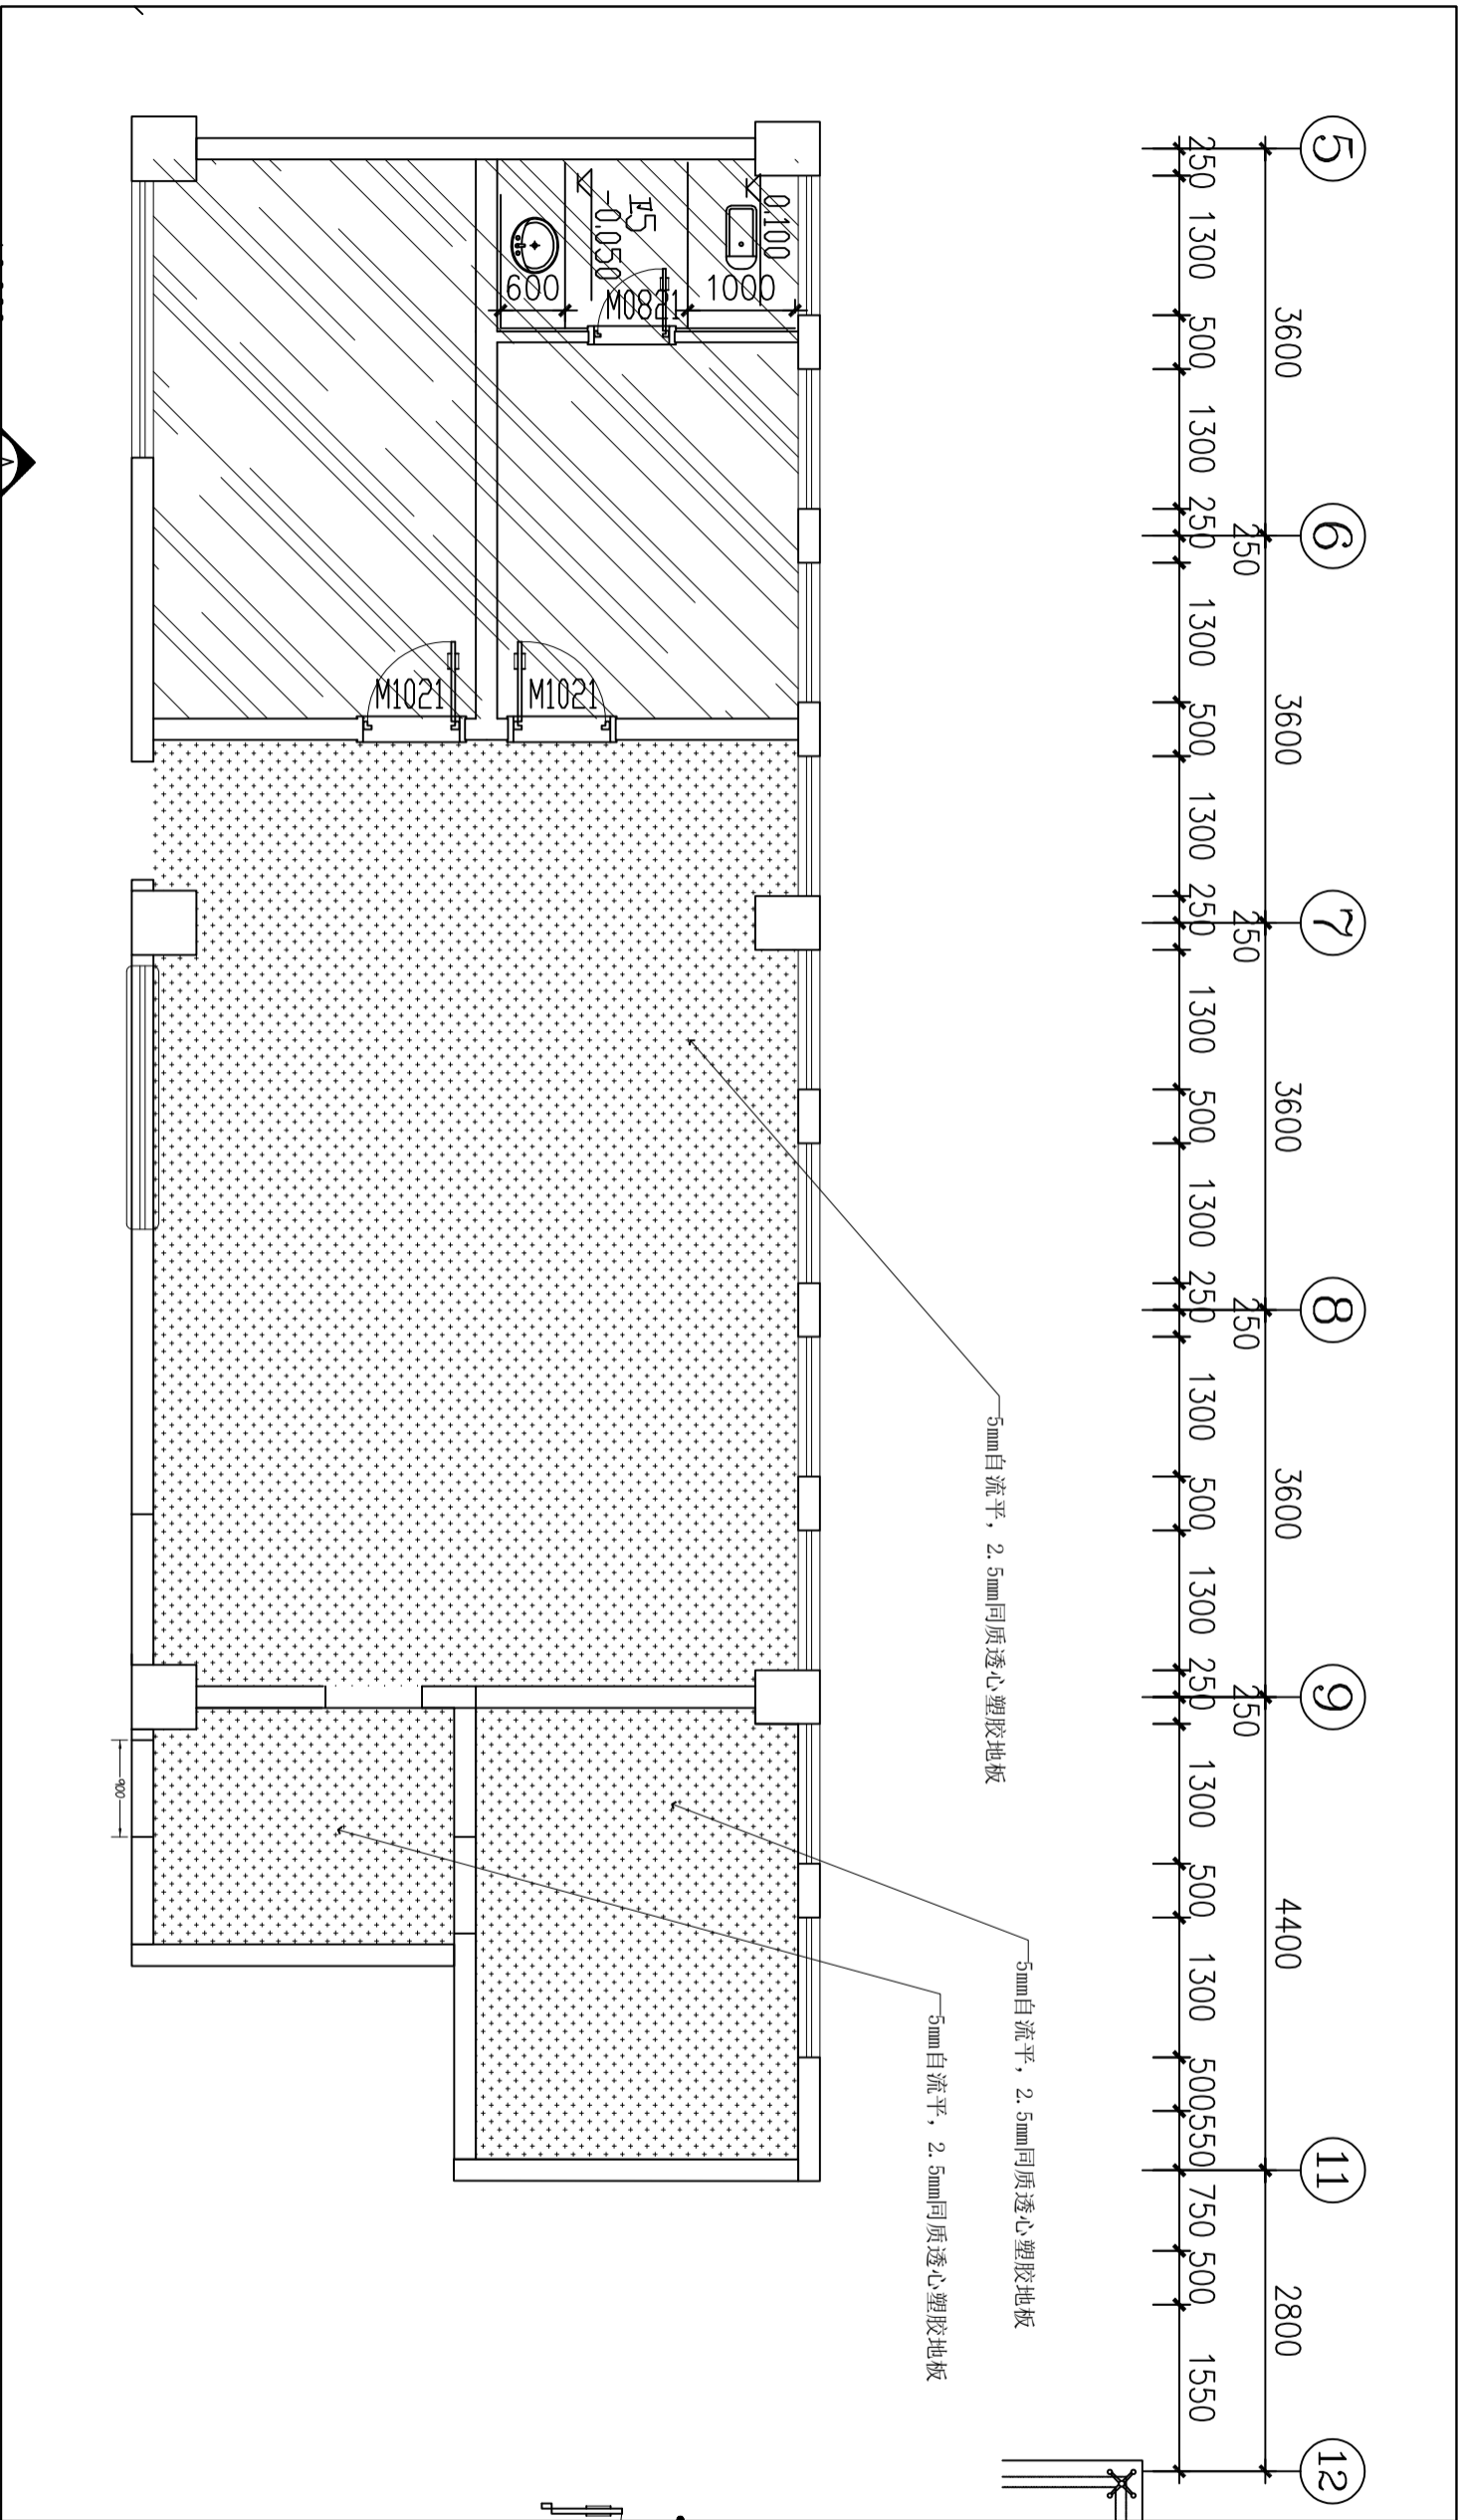

地面材质图

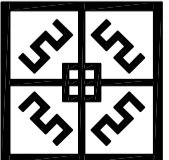

中盛弘宇建设科技有限公司
Zhongsheng Hongyu Construction Technology Co., Ltd.

工程设计资质证书编号
 建筑甲级: A113007169
 园林甲级: A113007169
 规划乙级: A213007166
 市政乙级: A213007166
 人防乙级: A213007166

备注 NOTE
 *本图经施工、监理单位及消防审批部门审查合格方可用于施工。
 版权属中盛弘宇建设科技有限公司所有, 未经许可, 不得复制或
 自用, 更改或用于其他用途。
 This drawing can only be used for construction after being
 examined and approved by Drawing Approval
 Unit & Fire Control Committee. The copyright belongs to Zhongsheng Hongyu Construction Technology Co., Ltd. Without
 written permission, it is prohibited to use, change or copy
 the drawing for other purposes.
 合作设计单位 ON-DESIGNED WITH



说明 EXPLAIN

审定	何培君	何培君
审核	陈焜	陈焜
项目负责人	宋志荣	宋志荣
专业负责人	宋志荣	宋志荣
校核	陈焜	陈焜
设计	庞昱	庞昱

建设单位 CONSTRUCTION
 汤沟医院

工程名称 PROJECT	汤沟医院检验科装饰工程		
子项名称 SUB PROJECT			
图纸名称 DRAWING TITLE	地面材质图		
工程编号 JOB NO.			
阶段 STAGE	施工图	专业 DISCIPLINE	建筑
比例 SCALE	1:100	图号 DRAWING NO.	P009
日期 DATE	2022.07	版本号 REVISION NUMBER	A

专业	Profession	签名	Signature	专业	Profession	签名	Signature
建筑	Construction			电气	Electrical		
结构	Structure			暖通	HVAC		
给排水	Drainage			动力	Power		

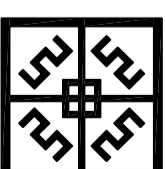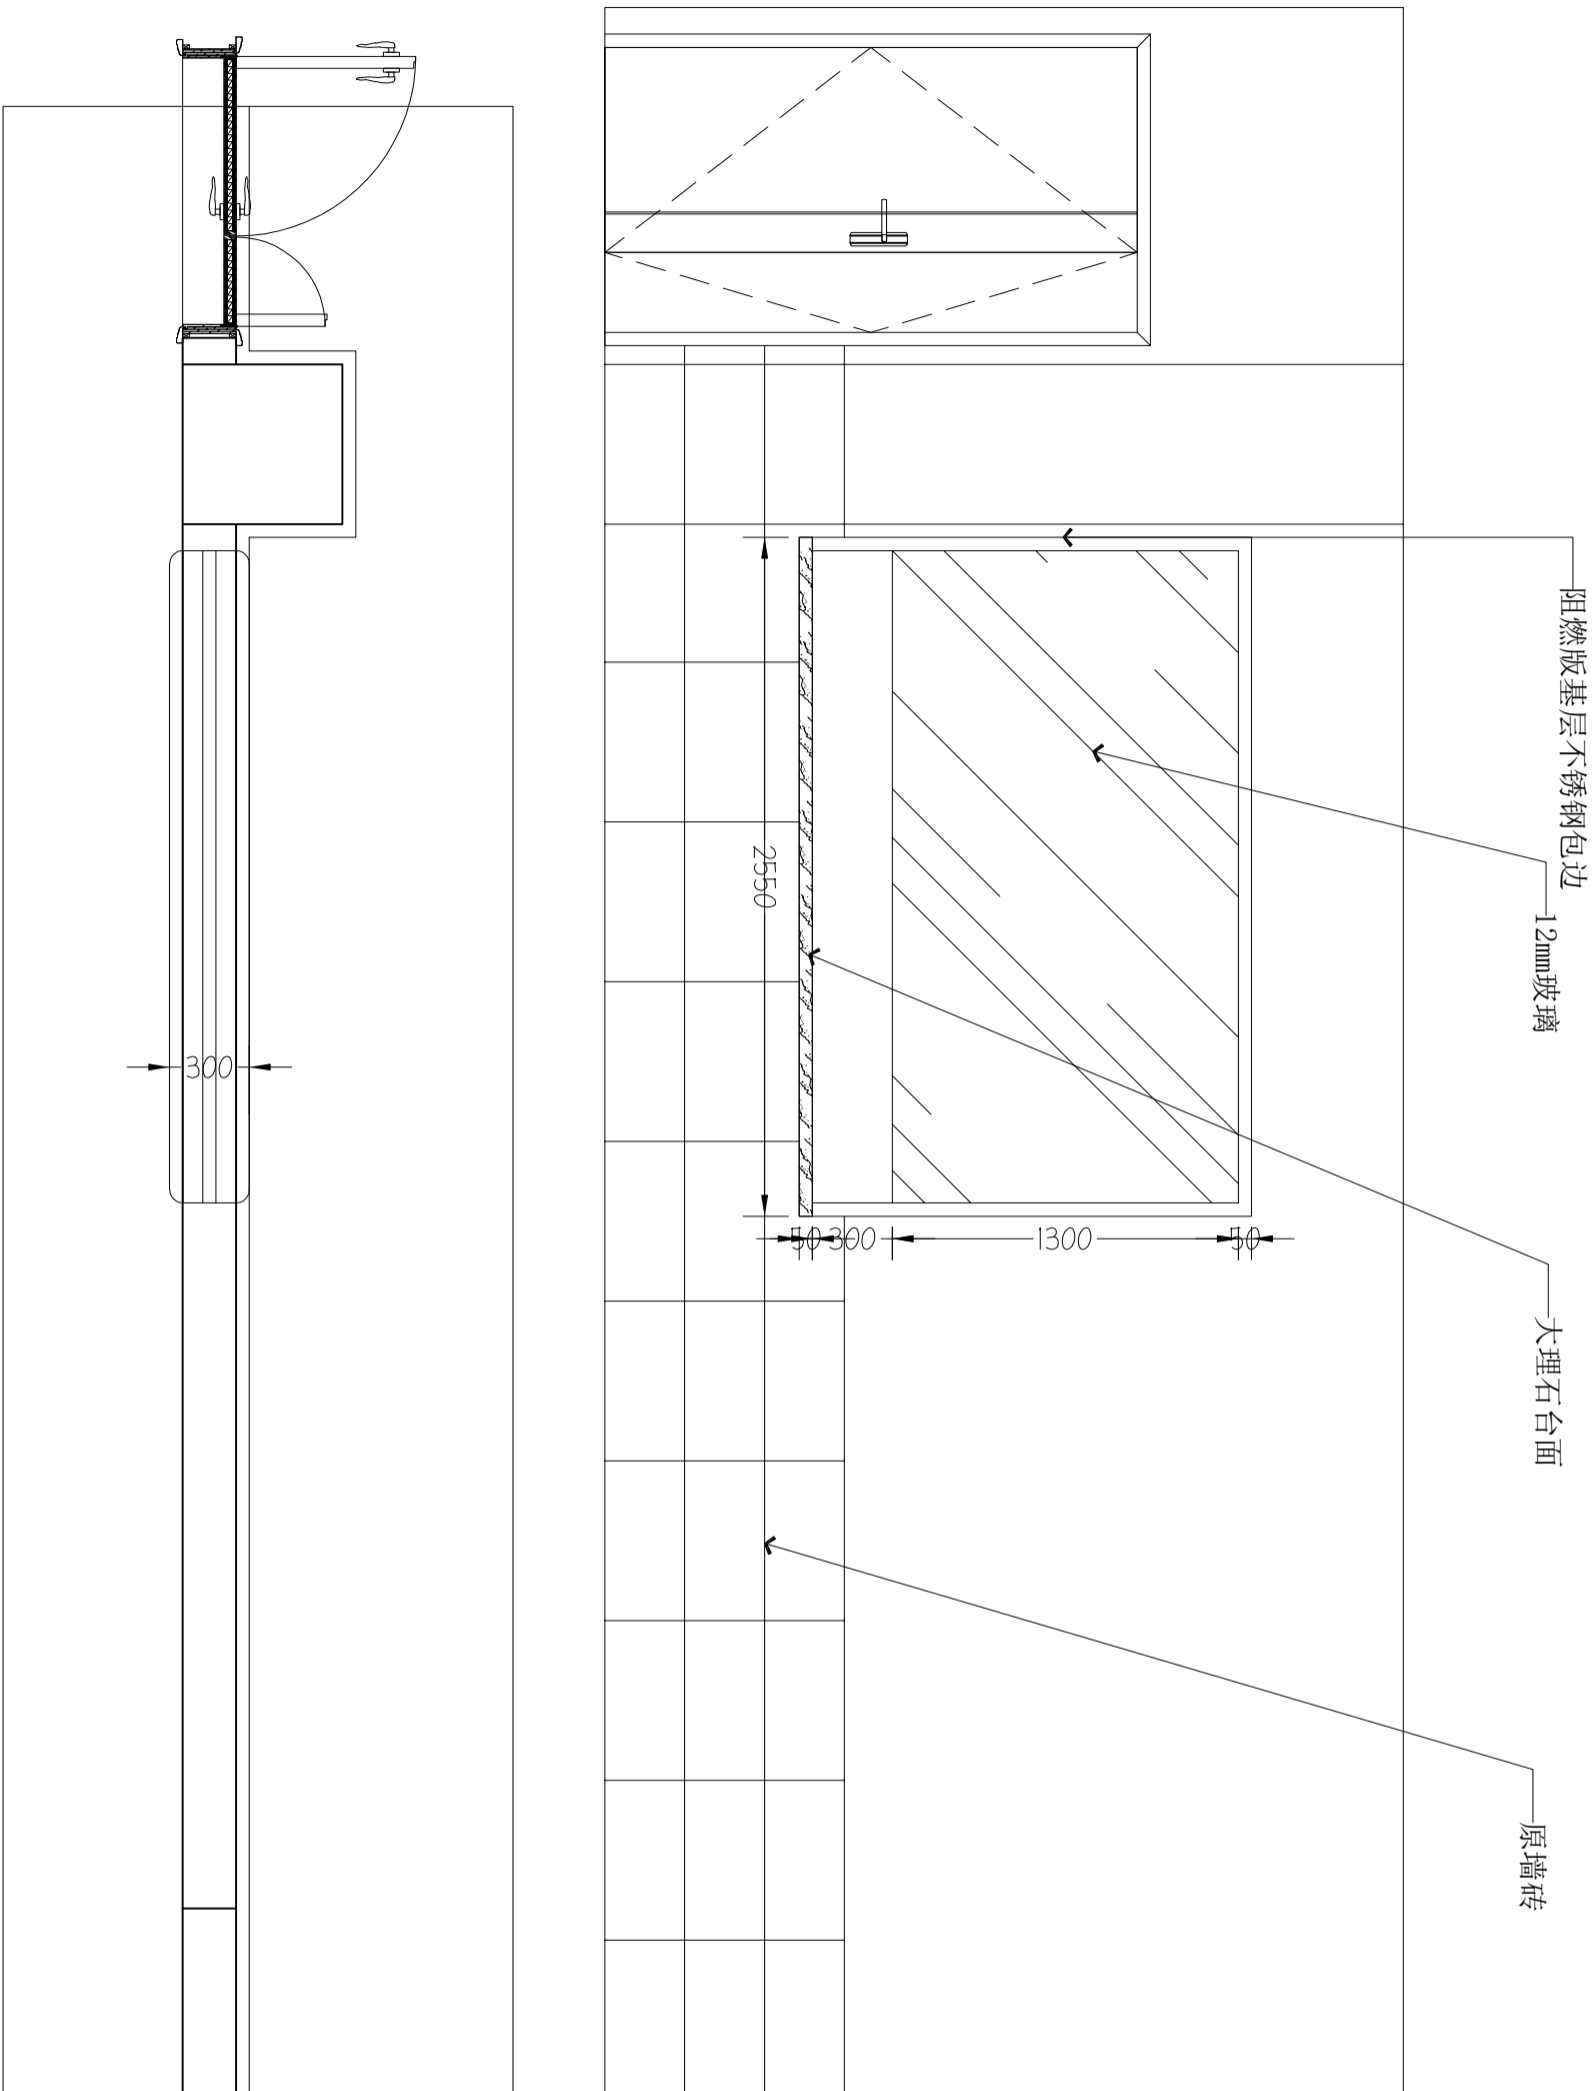

中盛弘宇建设科技有限公司
Zhongsheng Hongyu Construction Technology Co., Ltd.

工程设计资质证书编号
 建筑甲级: A113007169
 园林甲级: A113007169
 规划乙级: A213007166
 市政乙级: A213007166
 人防乙级: A213007166

备注 NOTE
 *本图经施工图审查机构及消防管理部门审查合格方可用于施工。
 版权属中盛弘宇建设科技有限公司所有，未经许可，不得擅自使用、更改、复制或传播。
 This drawing can only be used for construction after being examined to be qualified and approved by Drawing Appraisal Unit & Fire Control Committee. The copyright belongs to Zhongsheng Hongyu construction technology co., LTD. Without written permission, it's prohibited to use, change or copy the drawing for other purposes.
 合作设计单位 ON-ORDERED WITH

说明 EXPLAIN

审定	何培君	何培君
审核	陈焜	陈焜
项目负责人	宋志荣	宋志荣
专业负责人	宋志荣	宋志荣
校核	陈焜	陈焜
设计	庞昊	庞昊

设计单位 CONSTRUCTION
 汤沟医院

工程名称 PROJECT
 汤沟医院检验科装饰工程

子项名称 SUB PROJECT

图纸名称 DRAWING TITLE
 立面图

工程编号 JOB NO.	
阶段 STAGE	施工图
比例 SCALE	1:100
日期 DATE	2022.07
专业 DISCIPLINE	建筑
图号 Dwg. No.	L001
版本号 REVISION NUMBER	A