


[illegible]

说明:

1. 本工程35V/10kV开关柜二次辅助电源（储能DC220V、控制DC220V，照明加热AC220V），操作电源采用DC220V，由100kV直流屏提供，直流屏充电电源分别从以路不同的低压回路中引来。
2. 高压开关柜应具有，防止误操作断路器，防止带负荷操作电器，防止带电挂接地线、防止带接地线送电及防止误入带电间隔的“五防”功能，并应具有接地开关与柜门闭锁及接地开关与断路器、负荷开关闭锁功能。配电柜配置微机五防装置保护。
3. 变电站配置线路保护，通讯设施等，微机保护满足国网公司相关技术标准。
4. 35kV配电柜预留远程操作接口，与后台系统相接。
5. 电房内需配置除湿机和空调机，保障配电房内干燥。
6. 10kV侧断路器采用机构防跳

铜陵市电力咨询设计有限责任公司					安徽华鑫铜箔环保科技有限公司 -350A 变电		工程	设计阶段
批准	设计	叶青林	10kV 配电装置一次系统图一					
项目负责人	CAD 制图							
审核	比例							
校核	日期							
图号	TLZY-S0601-D02-02	图底级别						

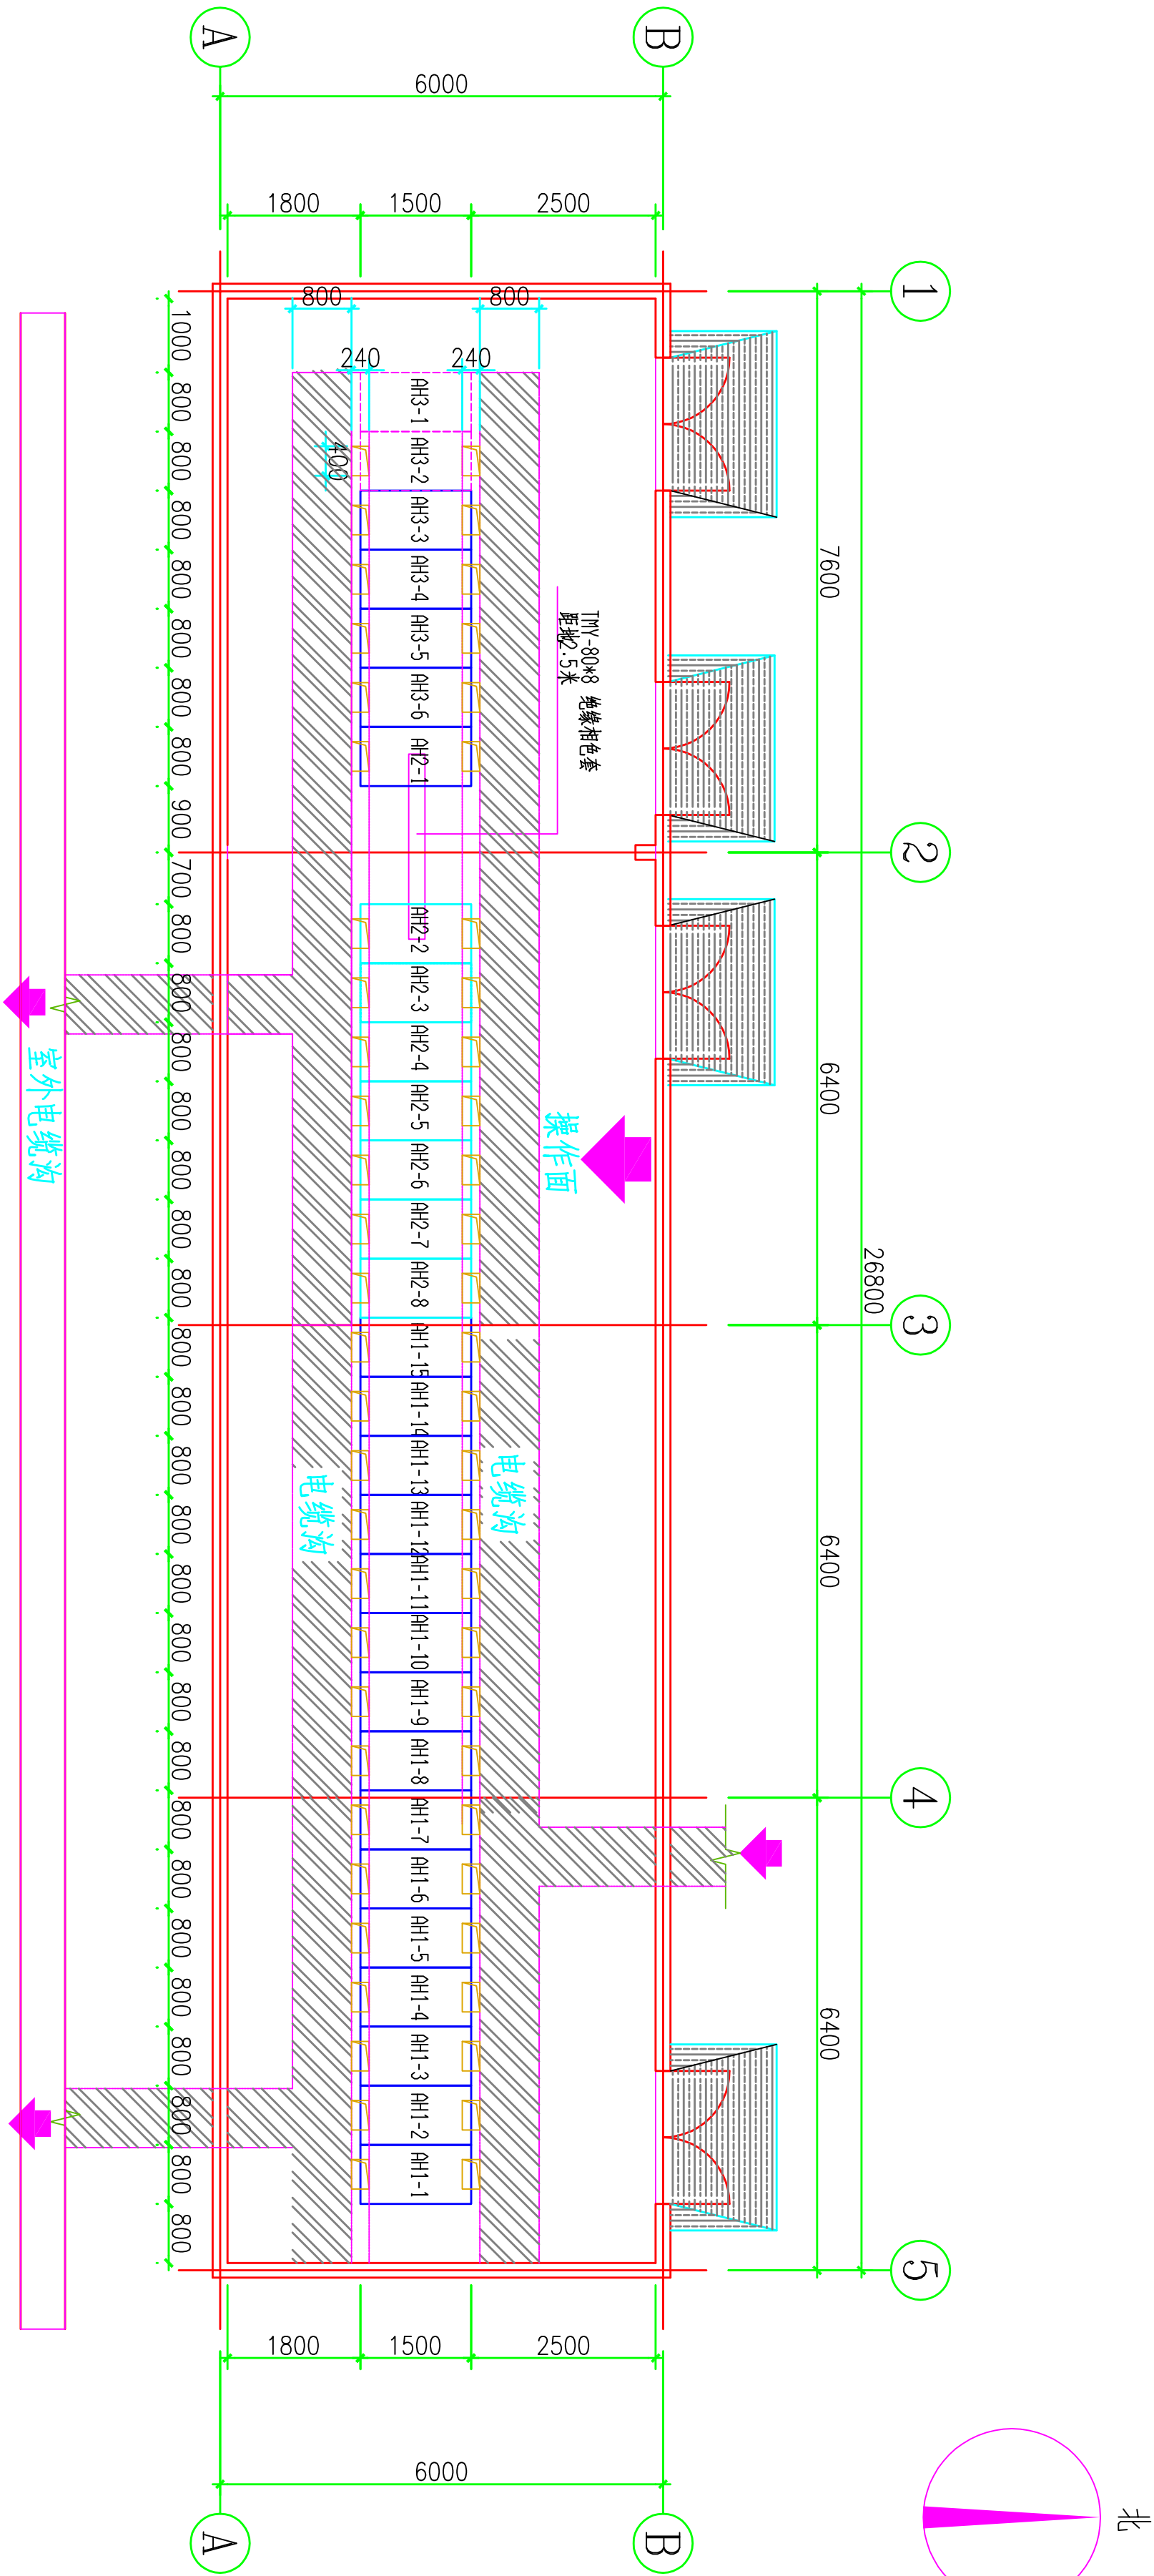

铜陵市电力咨询设计有限责任公司				安徽华新金桐环保科技有限公司		工程	设计
批准				-35kV变电			阶段
项目负责人	叶青松	CAD制图	叶青松	10kV开关室平面布置图			
审核	叶青松	比例					
校核		日期					
铜陵市电力咨询设计有限责任公司				图号	TLZY-S0601-D02-06	图纸	级别